


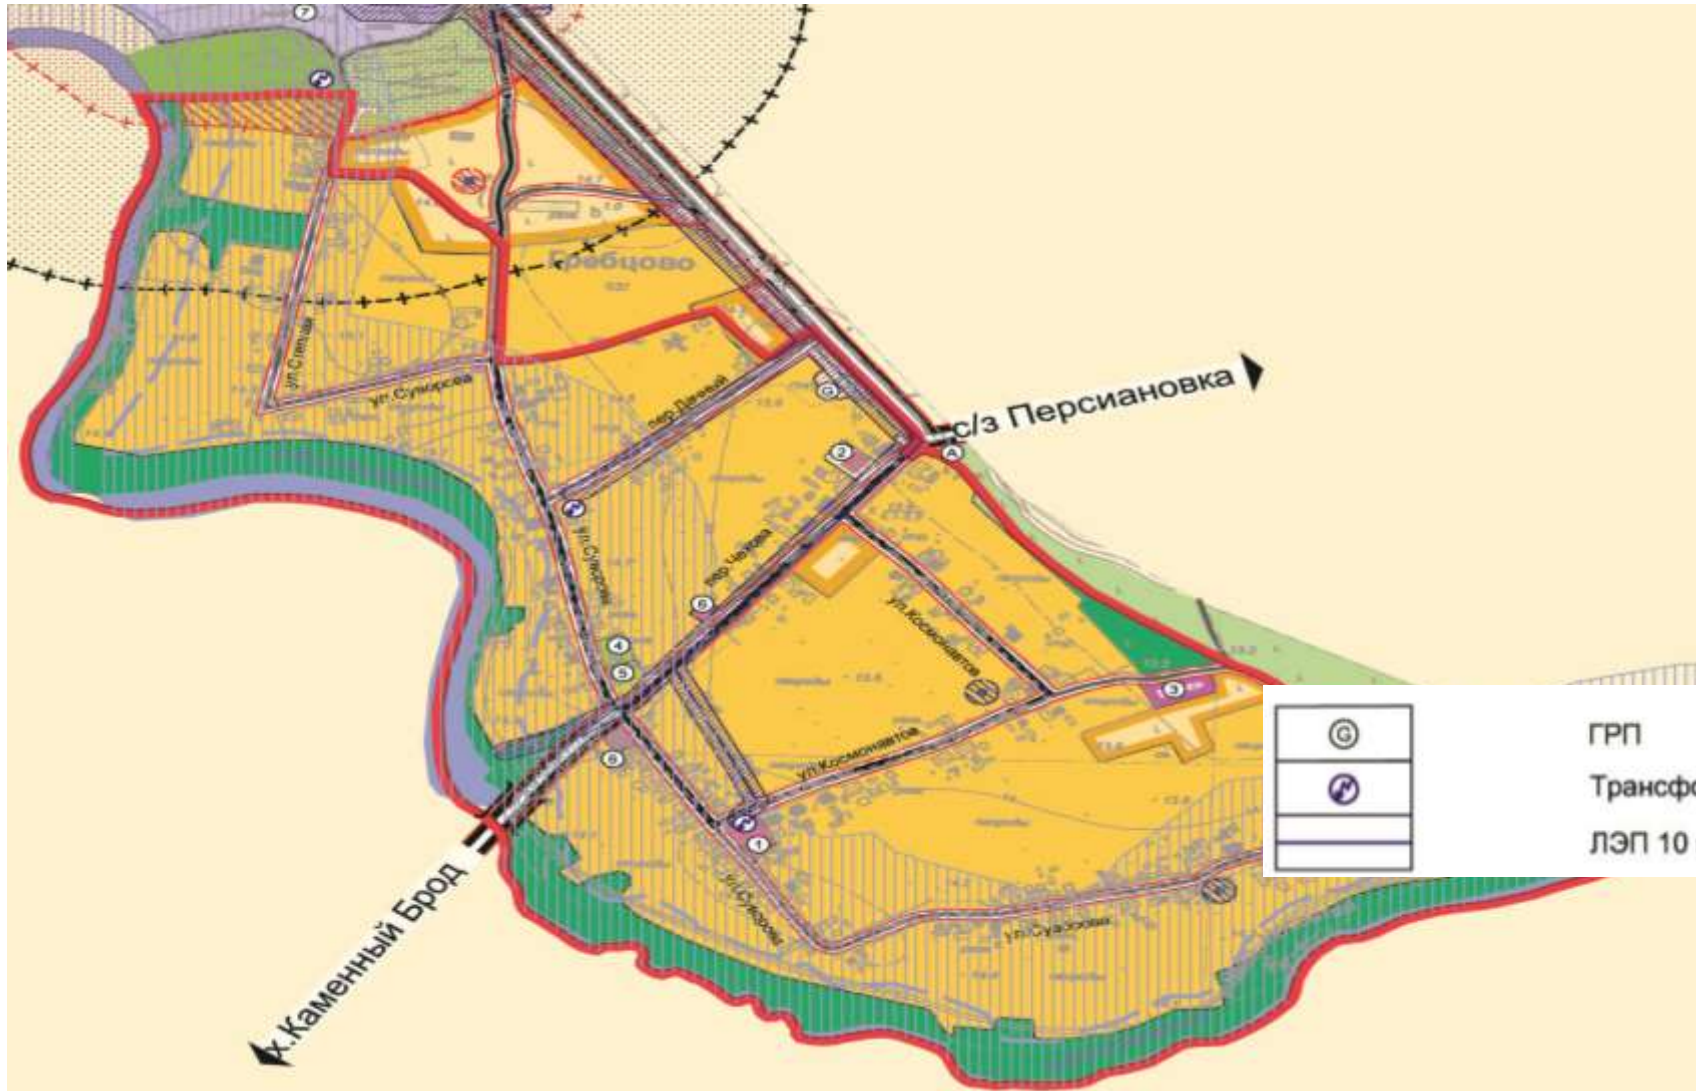

Приложение 30 Генеральный план коммунальной инфраструктуры х. Гребцово



Условные обозначения

	ГРП
	Трансформаторные подстанции
	ЛЭП 10 кВт

Масштаб 1:5000